

LEGENDA IMPIANTO ELETTRICO	
	SCATOLA DI DERIVAZIONE RICOMPRESA NEL PUNTO LUCE
	ANGOLO PIANO O DERIVAZIONE DEL CANALE MULTIFUNZIONE
	SCATOLA DI DERIVAZIONE SU CANALE MULTIFUNZIONE
	PUNTO DI ALIMENTAZIONE ELETTRICA (ALLACCO UTENZA)
	DISTRIBUZIONE ELETTRICA IN VISTA
	DISTRIBUZIONE ELETTRICA NON IN VISTA
	POZZETTO IN RESINA O G.L.S. PER DISTRIB. ELETTRICA
	CORDA DI TERRA DI RAME NUDO INTERRATA - SEZ. INDICATA
	POZZETTO CON DISPENSORE DI TERRA
	NODO EQUIPOTENZIALE DI TERRA
	CENTRALE DI RIVELAZIONE INCENDI
	CENTRALE TELEFONICA
	RACK DATI
	LAMPADA DI EMERGENZA LED 24W
	LAMPADA DI EMERGENZA LED 11W
	QUADRO GENERALE PIANO "V"
	PULSANTE DI ALLARME A ROTTURA VETRO
	SEGNALATORE OTTICO-ACUSTICO ALLARME INCENDIO
	SEGNALATORE OTTICO-ACUSTICO DI ALLARME (GENERICO)
	SISTEMA DI DIFFUSIONE SONORA ED EVACUAZIONE VOCALE (DIFFUSORE SISTEMA VAC-ENK-36)
	SISTEMA DI DIFFUSIONE SONORA ED EVACUAZIONE VOCALE (AMPLIFICATORE UNITA' MASTER SISTEMA EVAC-ENK-16)
	SISTEMA DI DIFFUSIONE SONORA ED EVACUAZIONE VOCALE (CONSOLE MICROFONICA SISTEMA EVAC-ENK)

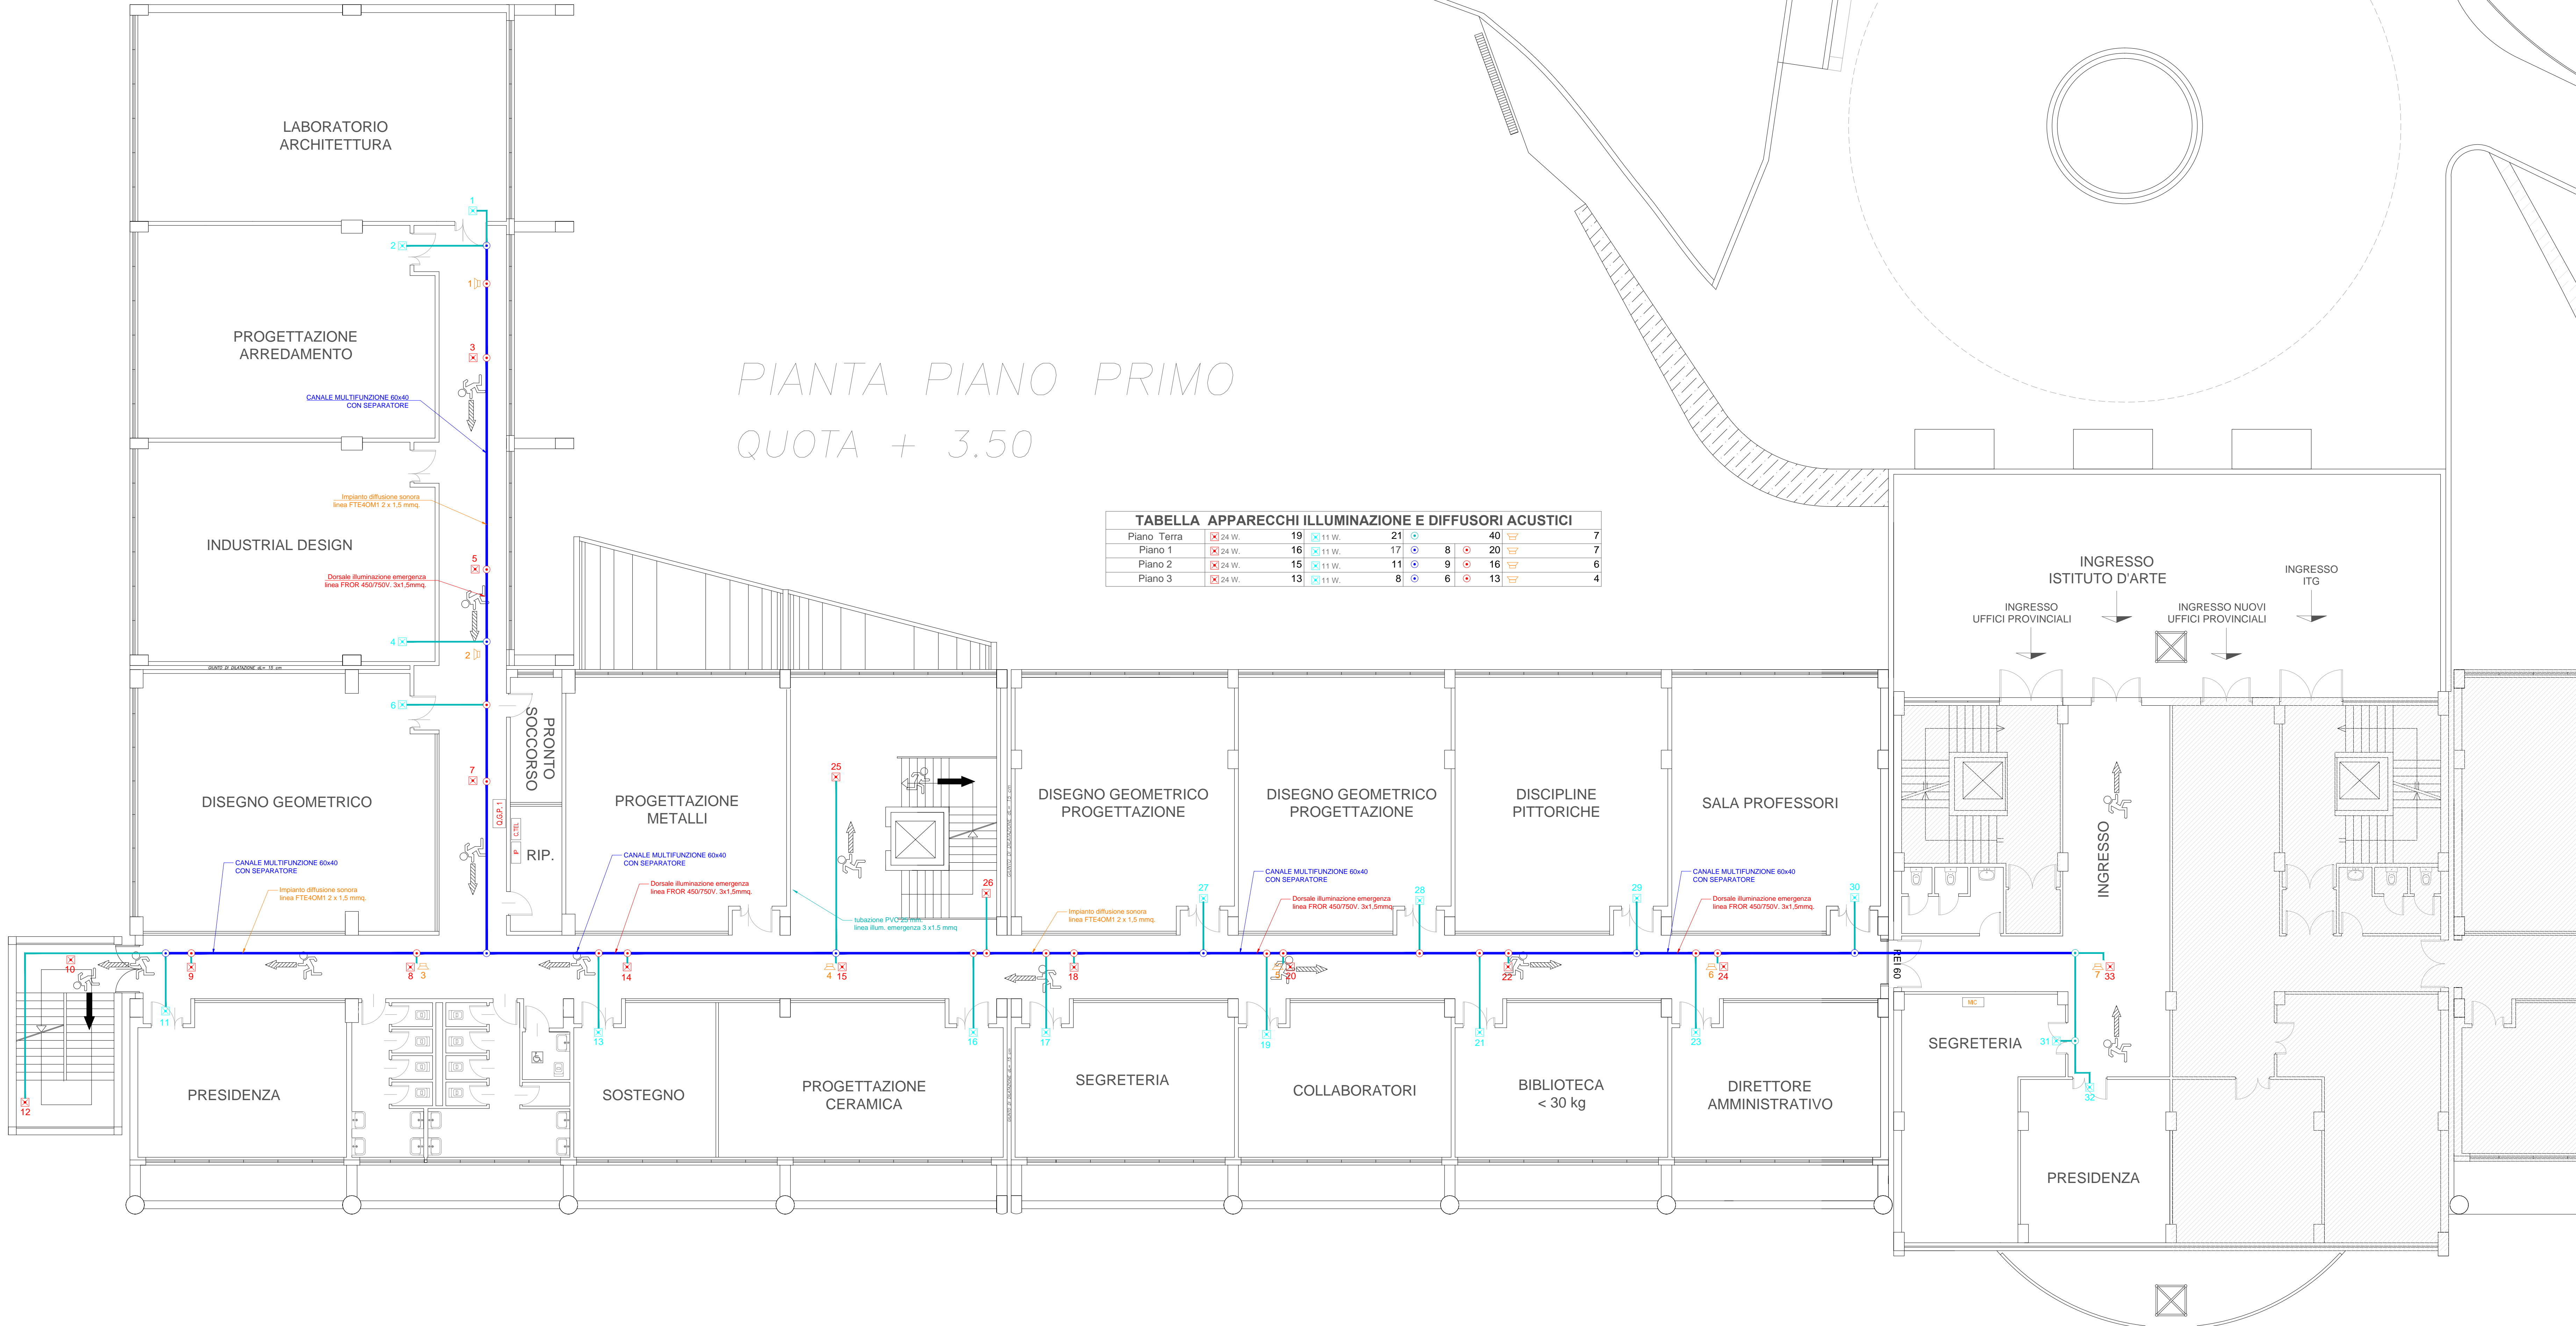


TABELLA APPARECCHI ILLUMINAZIONE E DIFFUSORI ACUSTICI									
Piano Terra	24 W.	19	11 W.	21		40			7
Piano 1	24 W.	16	11 W.	17	8	20			7
Piano 2	24 W.	15	11 W.	11	9	16			6
Piano 3	24 W.	13	11 W.	8	6	13			4

PROGETTO ESECUTIVO

**DECRETO MIUR 13 febbraio 2019, n. 101**  
CONTRIBUTI PER L'ADEGUAMENTO ALLA NORMATIVA ANTINCENDIO DEGLI EDIFICI SCOLASTICI

**LAVORI DI ADEGUAMENTO ALLA NORMATIVA ANTINCENDIO DELLA SEDE DI FERMO DEL LICEO ARTISTICO "U. PREZIOTTI – O. LICINI"**

IMPORTO COMPLESSIVO DEL FINANZIAMENTO 70.000,00 €

**GRUPPO DI LAVORO:**  
Dott. Geom. Sandro Valsassani  
Arch. Maria Rita Spasiani  
Ing. Alessandra Agostini  
Ing. Lucia Evandri

**PROGETTISTA IMPIANTI:**  
ARXING CONSULTING di Mammocchi F. & C. s.n.c.  
- Ing. Franco Mammocchi  
- Ing. Luigi Mammocchi  
- arch. Cordelia Mammocchi

**IL RESPONSABILE DEL PROCEDIMENTO**  
  
**IL DIRIGENTE**  
Ing. Ivano Pignatelli

**ELABORATI GRAFICI**

ELABORATO:  
**Pianta piano primo:  
Impianto illuminazione sicurezza  
Impianto fonico evacuazione**

**TAV. E02**

NOME FILE:  
664-ARTISTICO-PE-IE-PL-Rev00.dwg

SCALA:  
**1: 100**

DATA:  
Novembre 2019

REV.	DESCRIZIONE	DATA	REDATTO	VERIFICATO	APPROVATO