

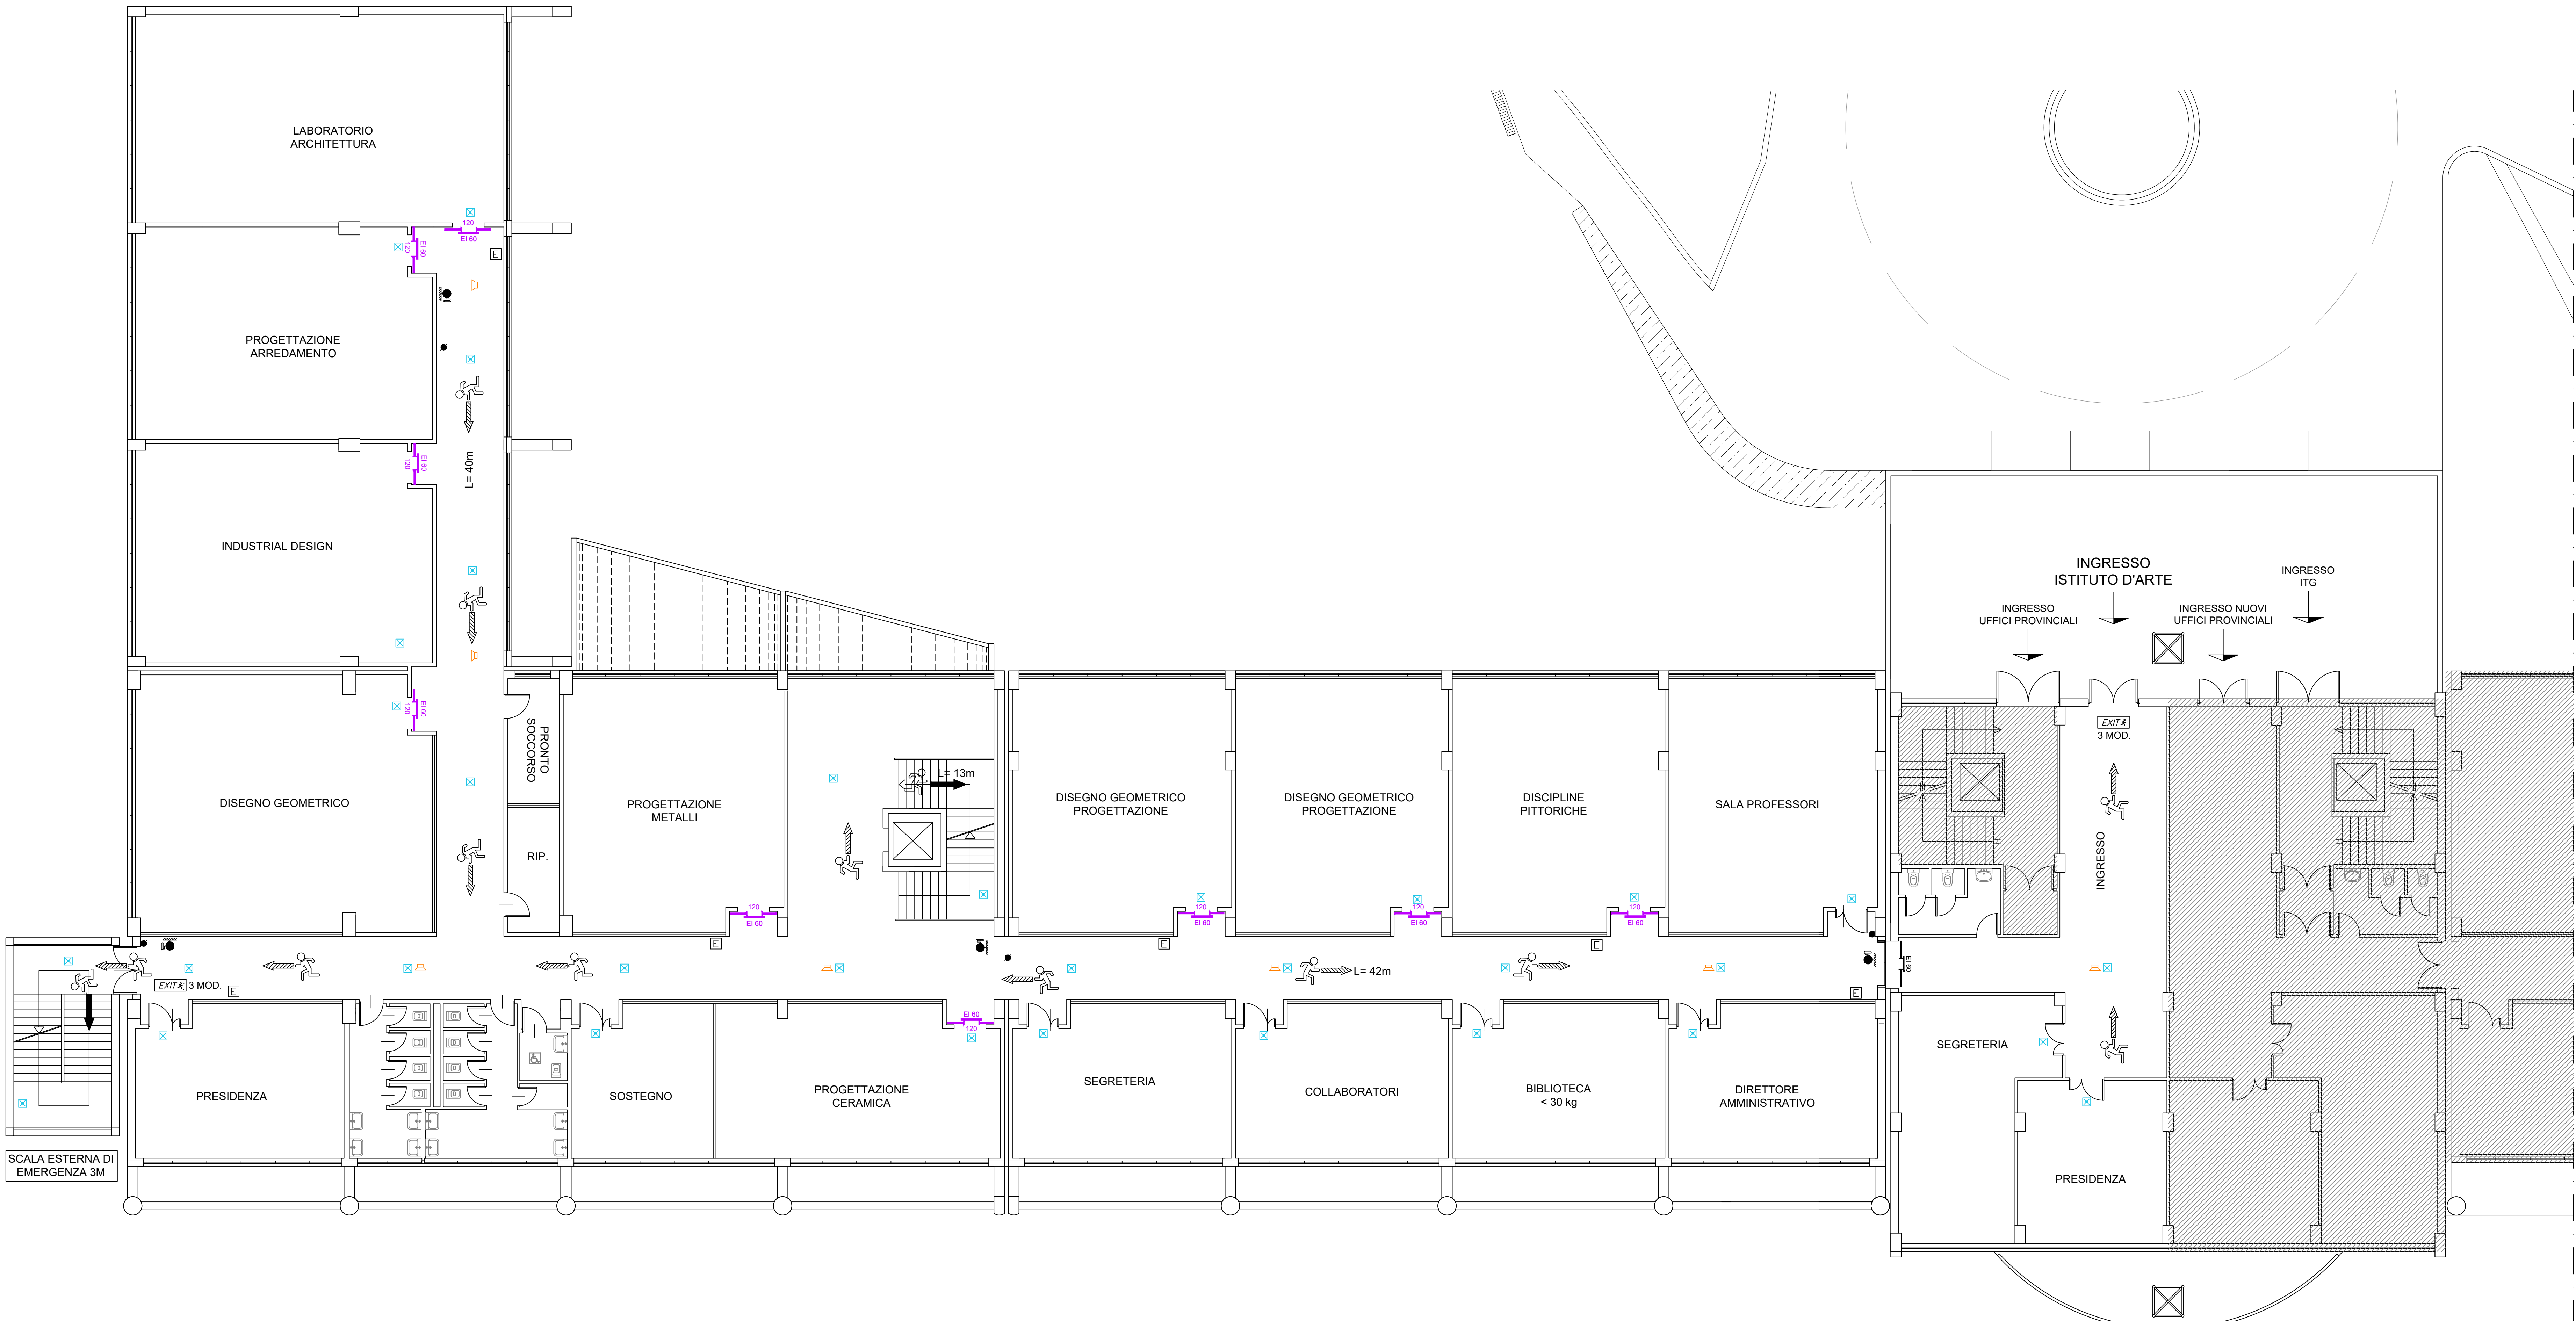


PIANTA PIANO PRIMO QUOTA + 3,50

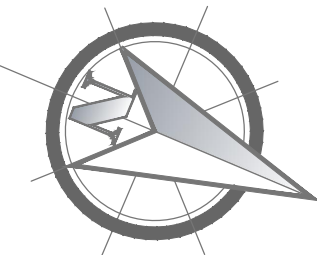

INQUADRAMENTO SU ORTOFOTO

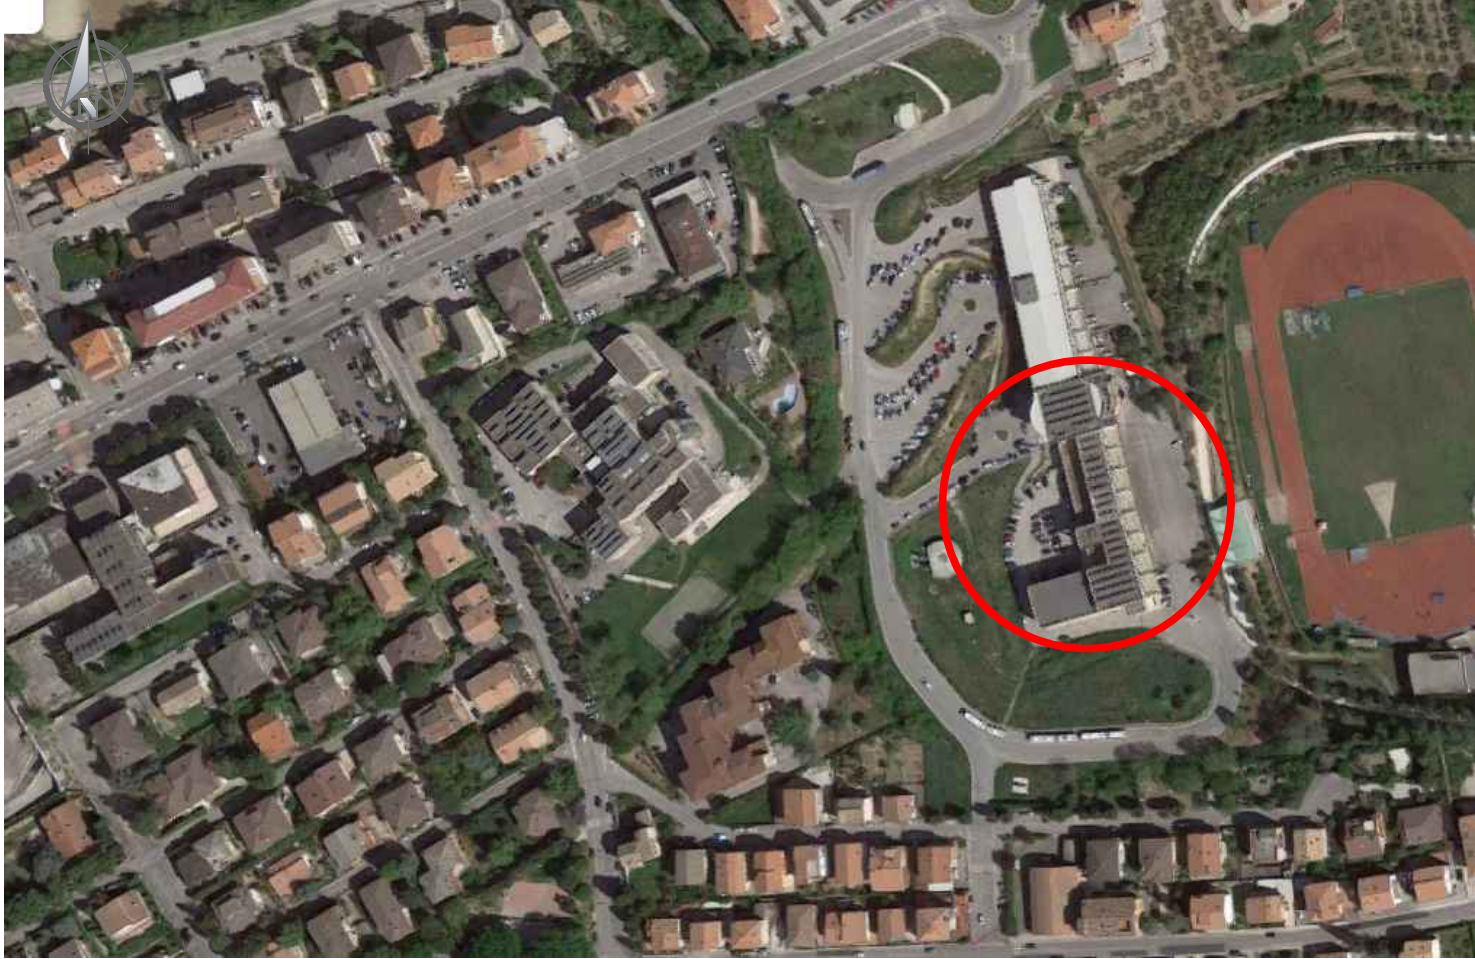

LEGENDA	
	VIA D'USCITA VERSO L'ALTO
	VIA D'USCITA ORIZZONTALE
	VIA D'USCITA VERSO IL BASSO
	ESTINTORE PORTATILE
	LAMPADA DI EMERGENZA DA INSTALLARE
	IDRANTE CON TUBO FLESSIBILE A LANCIA
	ATTACCO MOTOPOMPA UNI70
	COLONNA MONTANTE
	PULSANTE DI SGANCIO
	PORTA EI ESISTENTE
	PORTA EI DA INSTALLARE
	EVACUATORE AUDIO

PROGETTO ESECUTIVO

**MIUR**  
MINISTERO DELL'ISTRUZIONE, DELL'UNIVERSITÀ E DELLA RICERCA

**REGIONE MARCHE**

**Provincia di Fermo**  
Settore Istruzione - Infrastrutture - Università - Patrimonio - Edilizia scolastica

**DECRETO MIUR 13 febbraio 2019, n. 101**  
CONTRIBUTI PER L'ADEGUAMENTO ALLA NORMATIVA ANTINCENDIO DEGLI EDIFICI SCOLASTICI

**LAVORI DI ADEGUAMENTO ALLA NORMATIVA ANTINCENDIO DELLA SEDE DI FERMO DEL LICEO ARTISTICO “U. PREZIOTTI – O. LICINI”**

**IMPORTO COMPLESSIVO DEL FINANZIAMENTO 70.000,00 €**

**GRUPPO DI LAVORO:**  
Dott. Geom. Sandro Vallasciani  
Arch. Maria Rita Spaziani  
Ing. Alessandra Agostini  
Ing. Lucia Evandri

**PROGETTISTA IMPIANTI:**  
ARKING CONSULTING di Mannocchi F. & C. s.n.c.  
- ing. Franco Mannocchi  
- ing. Luigi Mannocchi  
- arch. Cedalia Mannocchi

**IL RESPONSABILE DEL PROCEDIMENTO**  
  
**IL DIRIGENTE**  
Ing. Ivano Pignoloni

**ELABORATI GRAFICI**

ELABORATO:  
**Interventi di progetto:  
pianta piano primo**

**TAV-02**  
  
SCALA:  
**1: 100**  
  
DATA:  
novembre 2019

NOME FILE:  
TAV02\_PIANTA P1.pdf

REV. DESCRIZIONE DATA REDATTO VERIFICATO APPROVATO